

Załącznik 1.3. do decyzji o ustaleniu lokalizacji inwestycji celu publicznego nr z dnia


OZNACZENIA

granica terenu objętego decyzją

teren objęty decyzją - obszar przeznaczony pod budowę sieci kanalizacji sanitarnej

SKALA 1 : 1000

0 10 50m

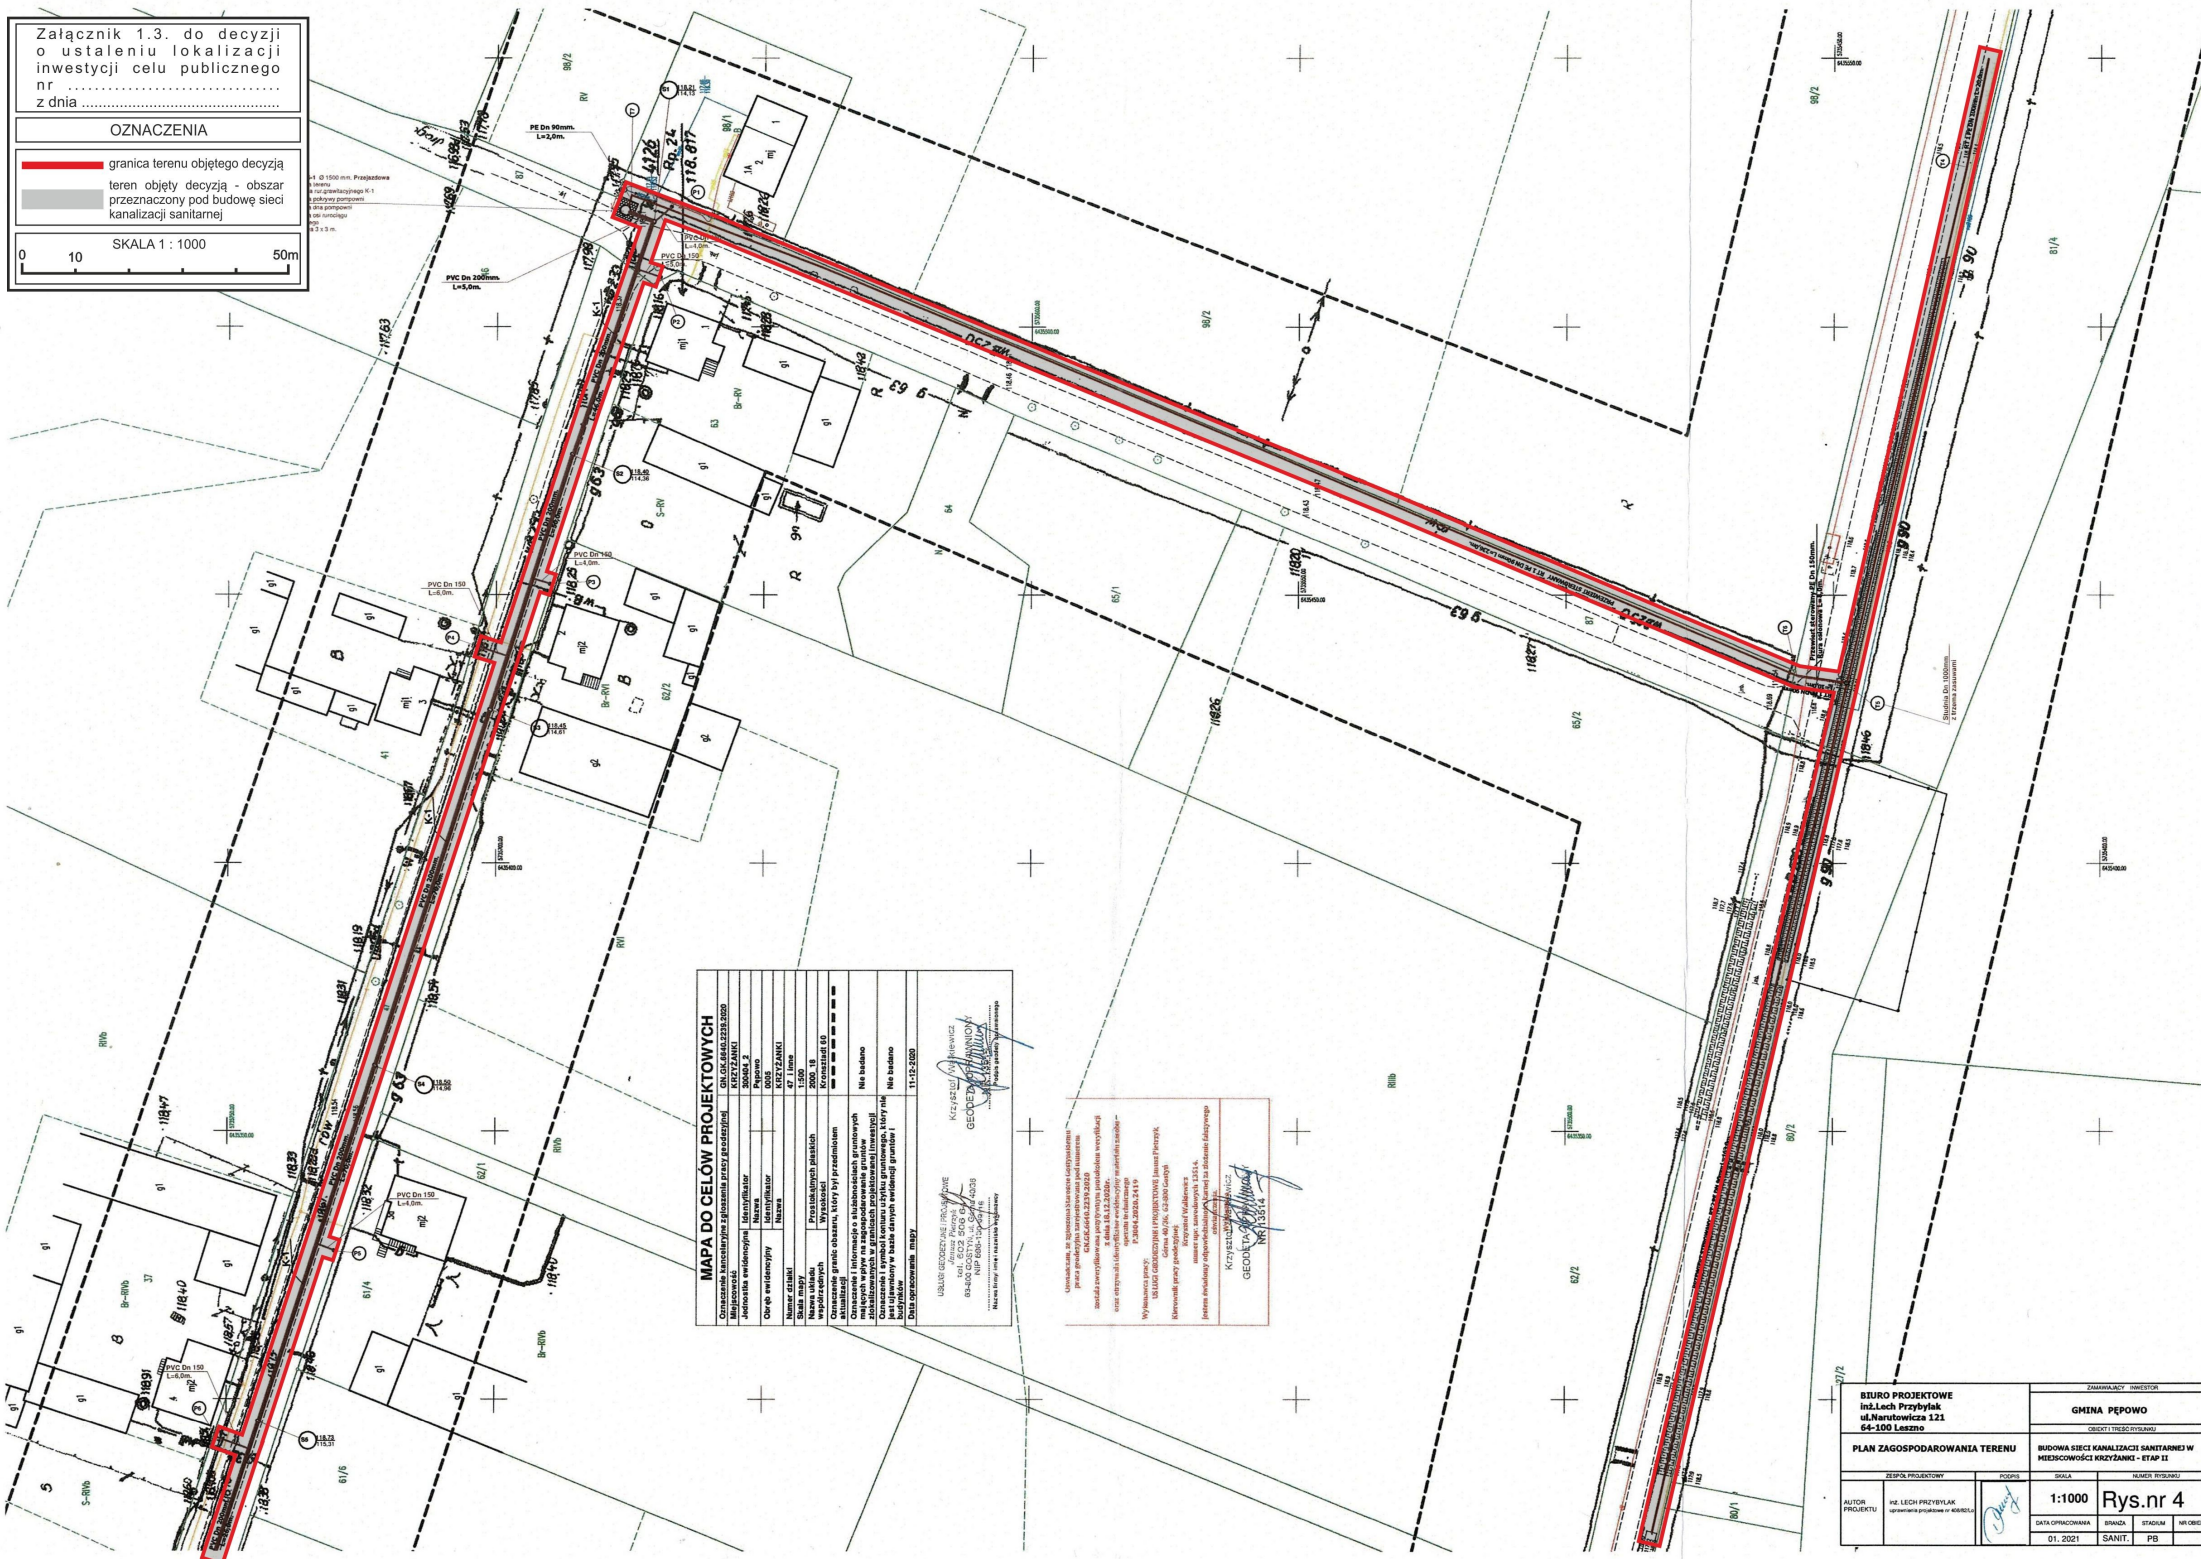

MAPA DO CELÓW PROJEKTOWYCH

Oznaczenie funkcjonalne i przeznaczenie terenu		GND.01.04.01.01.01.01	
Adres inwestycji		ul. Lecha Przbyłak 121	
Adres na mapie		SKALA 1:1000	
Nazwa inwestycji		BUDOWA SIETKI KANALIZACJI SANITARNEJ W MIEŚCOWOŚCI KRZYŻANCI - ETAP II	
Nazwa wykonawcy		BUREAU PROJEKTOWE inż. Lecha Przbyłak	
Data opracowania mapy		11.12.2020	

UWAGA: Wszelkie zmiany w projekcie należy zgłaszać do Biura Projektowego inż. Lecha Przbyłak. Wszelkie uwagi należy zgłaszać do Biura Projektowego inż. Lecha Przbyłak. Wszelkie uwagi należy zgłaszać do Biura Projektowego inż. Lecha Przbyłak.

Uwaga: Wszelkie zmiany w projekcie należy zgłaszać do Biura Projektowego inż. Lecha Przbyłak. Wszelkie uwagi należy zgłaszać do Biura Projektowego inż. Lecha Przbyłak. Wszelkie uwagi należy zgłaszać do Biura Projektowego inż. Lecha Przbyłak.

Wykonawca projektu: **inż. Lech Przbyłak**
 ul. Lecha Przbyłak 121
 64-100 Leszno
 NIP 680-132-06-16
 REGON 141220204

Projektant: **inż. Lech Przbyłak**
 ul. Lecha Przbyłak 121
 64-100 Leszno
 NIP 680-132-06-16
 REGON 141220204

BUREAU PROJEKTOWE inż. Lech Przbyłak ul. Lecha Przbyłak 121 64-100 Leszno		ZAMAWIAJĄCY INWESTOR	
PLAN ZAGOSPODAROWANIA TERENU		GMINA PĘPOWO	
ZESPÓŁ PROJEKTOWY		OBJEKT I TREŚĆ WYSTAWY	
AUTOR PROJEKTU	inż. Lech Przbyłak	SKALA	1:1000
DATA OPRACOWANIA	01.2021	STADIUM	SB
Rys.nr 4		MIR OBRÓT	