

Załącznik 1.4. do decyzji  
o ustaleniu lokalizacji  
inwestycji celu publicznego  
nr .....  
z dnia .....

**OZNACZENIA**


- granica terenu objętego decyzją
- teren objęty decyzją - obszar przeznaczony pod budowę sieci kanalizacji sanitarnej

SKALA 1 : 1000



MAPA DO CELÓW PROJEKTOWYCH	
Oznaczenie kancelaryjne zgłoszenia prac/projektu	OL.04.0640.2239.2020
Miejscowość	KRZYŻANIKI
Jejdziska ewidencyjne	300404_2
Obreń ewidencyjny	0005
Numer działki	47 Inne
Skala mapy	1:500
Nazwa układu	2000_18
Prostokątnych płaskich	Kronstadt 60
Wysokości	11-12-2000
Oznaczenie granic obszaru, który był przedmiotem aktualnej sytuacji	--- -- -- -- --
Oznaczenie i informacje o słuźobnościach gruntowych mających wpływ na zagospodarowanie gruntów stokalizowanych w granicach projektowanej inwestycji	Nie badano
Oznaczenie i symbol konturu użytku gruntowego, który nie jest uwzględniony w bazie danych ewidencji gruntów i budynków	Nie badano
Data opracowania mapy	11-12-2020
URSŁUCHI GEODEZYJNE I PROJEKTOWE ul. Lech Przybylak tel.: 012 5145 643 63-903 GUSZYŃ, ul. Górska 10/338 14-000-130-981-10 Nazwa (firma) / imię / nazwisko wykonawcy	
Krzysztof Warzywicz GEODETA UPRAWNIENY NR 1838/15/52 Podpis projektu i opracowania	

Oświadczam, że zgłoszenie /zwłoszenie  
prace/projektu posiada numer OL.04.0640.2239.2020  
i jest zgodne z przepisami art. 12 § 1 pkt 1  
ustawy z dnia 14 czerwca 1999 r. o zwalozowaniu  
działalności gospodarczej (Dz. U. z 1999 r. nr 64, poz. 613, z późn. zm.).  
Wykonano prace: 11-12-2020  
Kierownik prac: Krzysztof Warzywicz  
numer uprawnień: 1838/15/52  
Jestem świadomy odpowiedzialności karnej za złożenie fałszywego oświadczenia.  
Krzysztof Warzywicz  
GEODETA UPRAWNIENY  
NR 1838/15/52

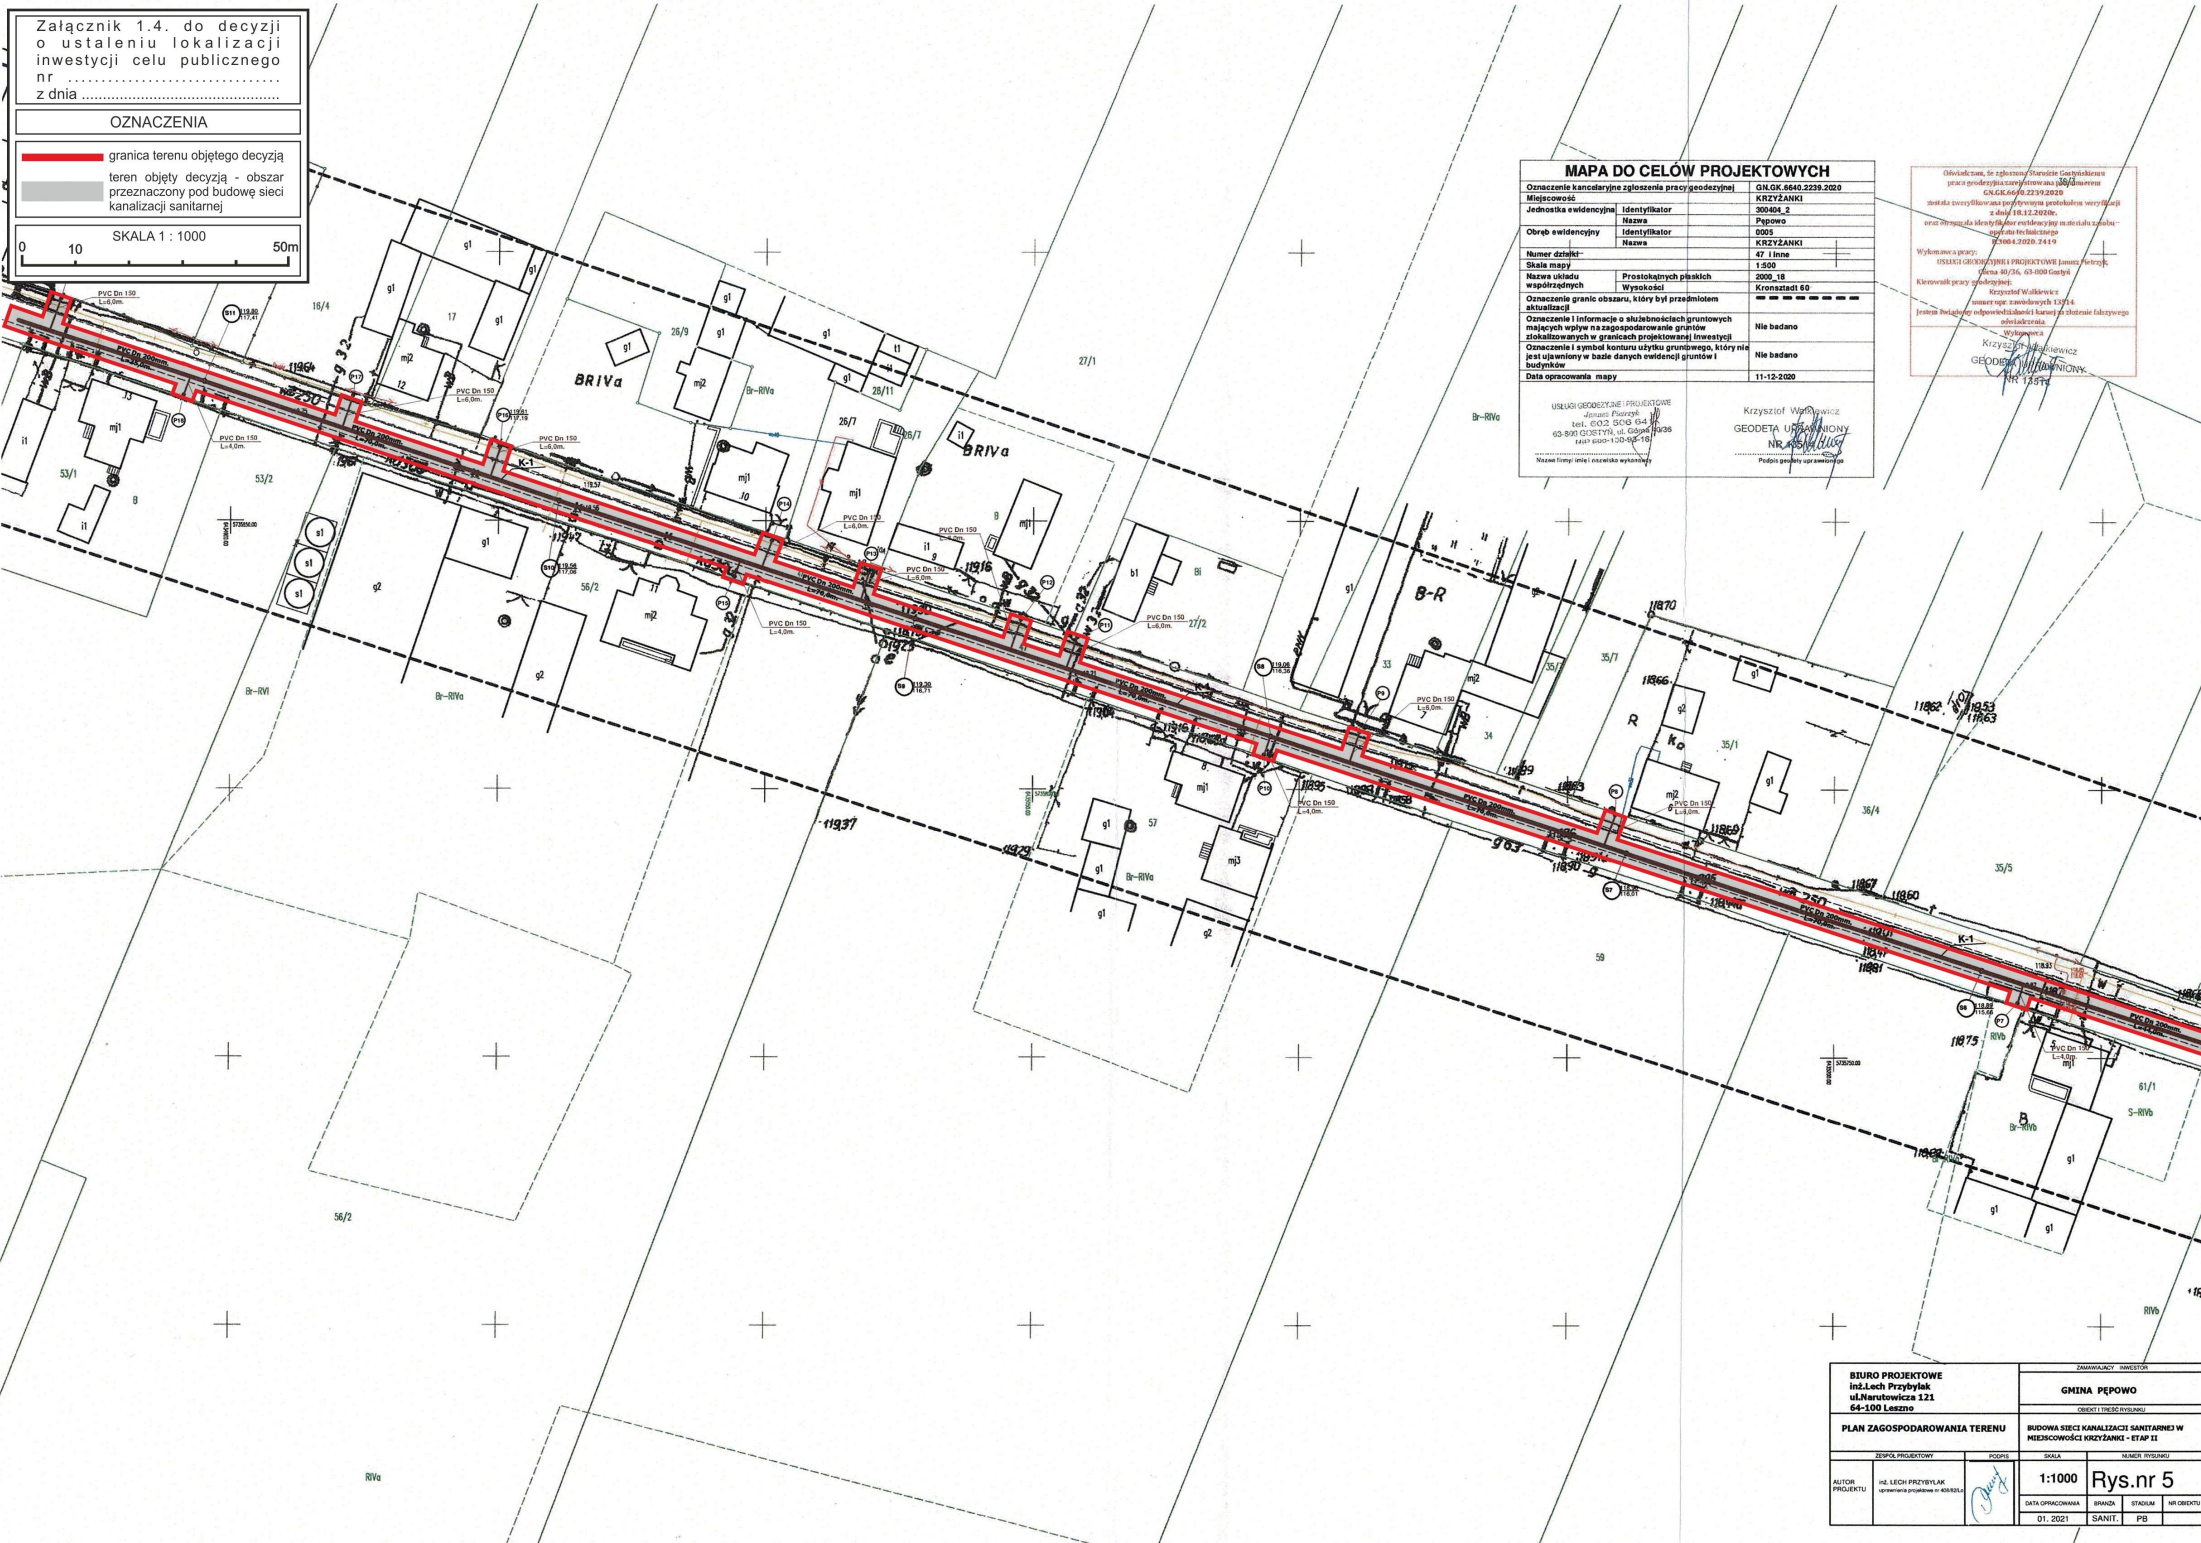

BIURO PROJEKTOWE Inst. Lech Przybylak ul. Narutowicza 121 64-100 Leszno	ZAMAWIĄCY / INWESTOR	
	GMINA PĘPOWO UL. DŁUGA 10 64-100 LESZNO	
PLAN ZAGOSPODAROWANIA TERENU	BUDOWA SIECI KANALIZACJI SANITARNEJ W MIEJSKOWOŚCI KRZYŻANIKI - STAP II	
AUTOR PROJEKTU Inst. Lech Przybylak (opracowanie projektu w 100%)	DATA OPRACOWANIA 01.2021	SKALA 1:1000 TYTUŁ Rys.nr 5
DRUGA DATA (podpis)	STADIUM SANIT.	NUMER WZROSTU PB WZROSTU